


平面図 S=1/100

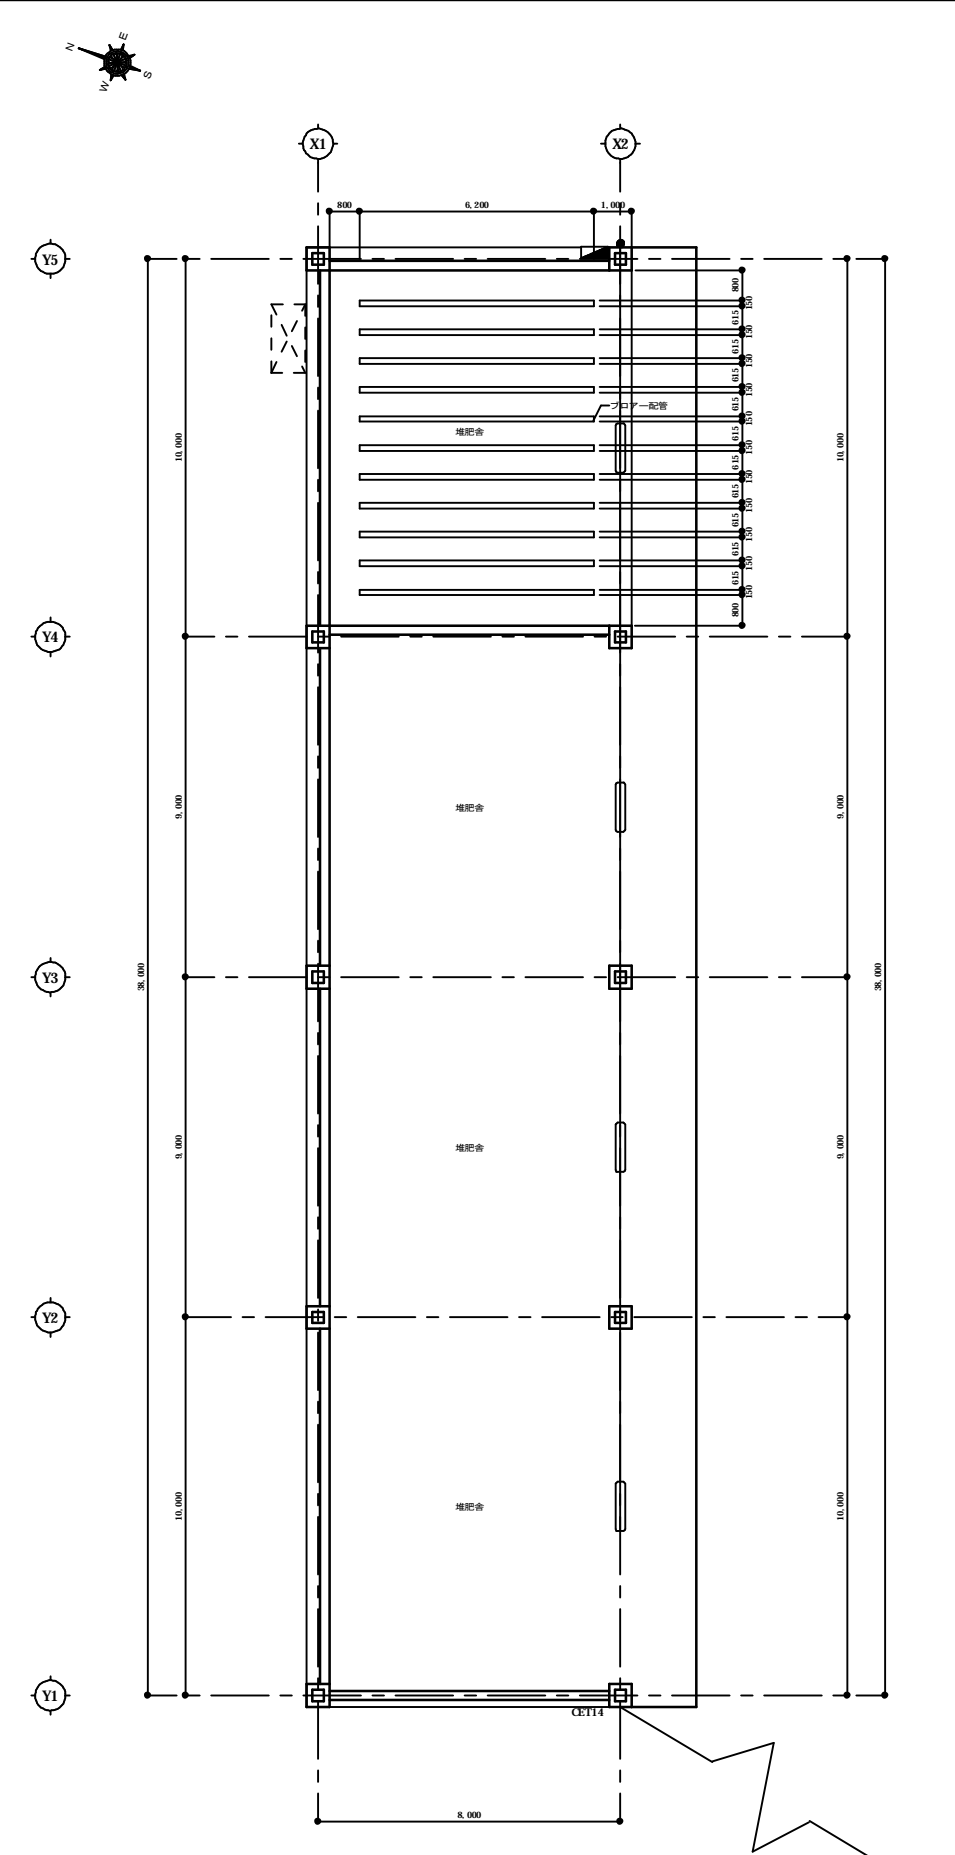

平面図 S=1/100

特記事項					
------	--	--	--	--	--

株式会社 西野設計

一級建築士登録 第189570号 西野正 事務所 鹿児島県出水市大野原町2-7-2番地 郵便番号899-0216
 TEL 0996-63-3016 FAX 0996-62-4029

日付	平成30年7月8日	工事名	矢岳第2牧場肥育舎新築工事
図面		内容	電灯設備図 堆肥舎(A・Bタイプ)

図面番号	E-09
縮尺	A1 S=1/100 A3 S=1/200