




平面図 S=200

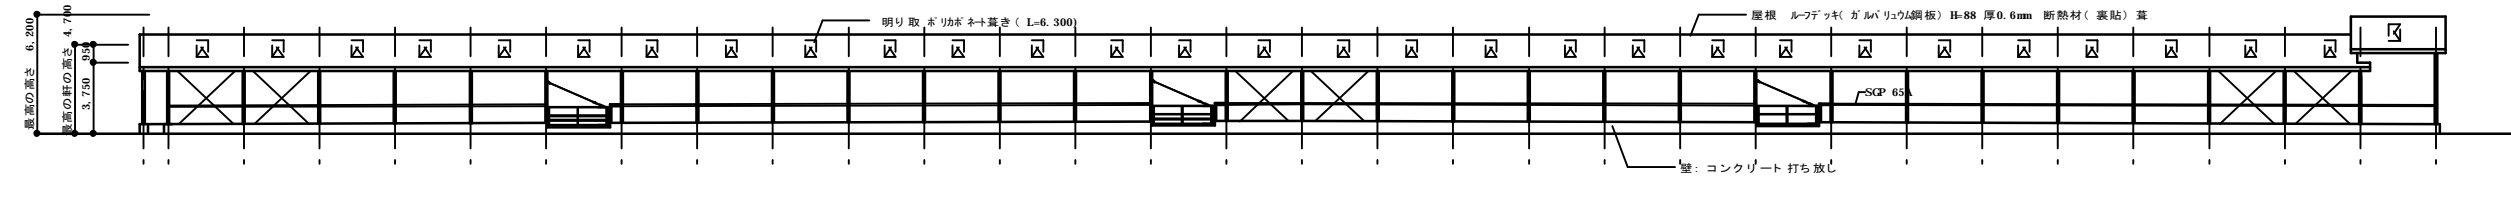


西側立面図 S=1/200

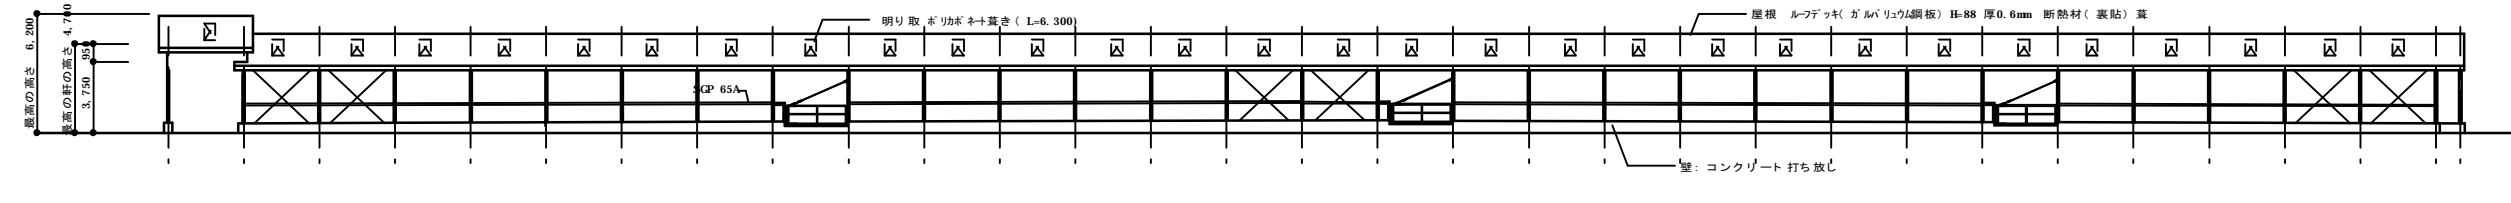

東側立面図 S=1/200

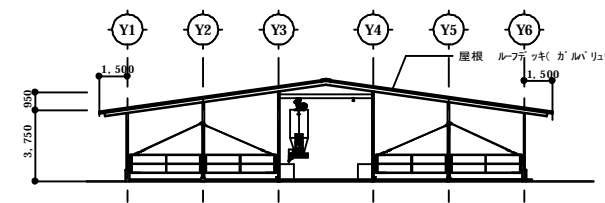

北側立面図 S=1/200

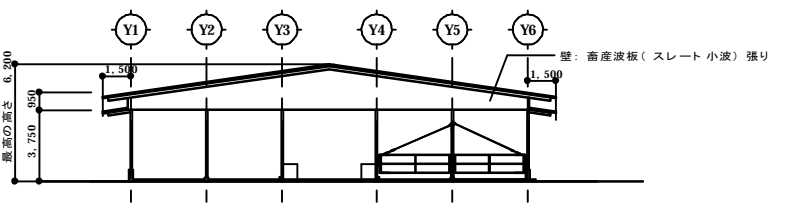

南側立面図 S=1/200

● 消火器10型(スタンド付)5ヶ所設置 位置を示す。

特記事項		株式会社 西野設計	日付	平成30年7月8日	工事名	矢岳第2牧場肥育舎新築工事	図面番号	A-19
		一般建築士登録 第189570号 事務所 鹿児島県出水市大野原町272番地 電話番号899-0216 TEL 0996-63-3016 FAX 0996-62-4029			図	肥育舎(Cタイプ) 平面図・立面図		縮尺 AI S=1/200 R A3 S=1/400