


動力設備図 平面図 S=1/100

● 消火器10型(スタンド付)4ヶ所設置 位置を示す。

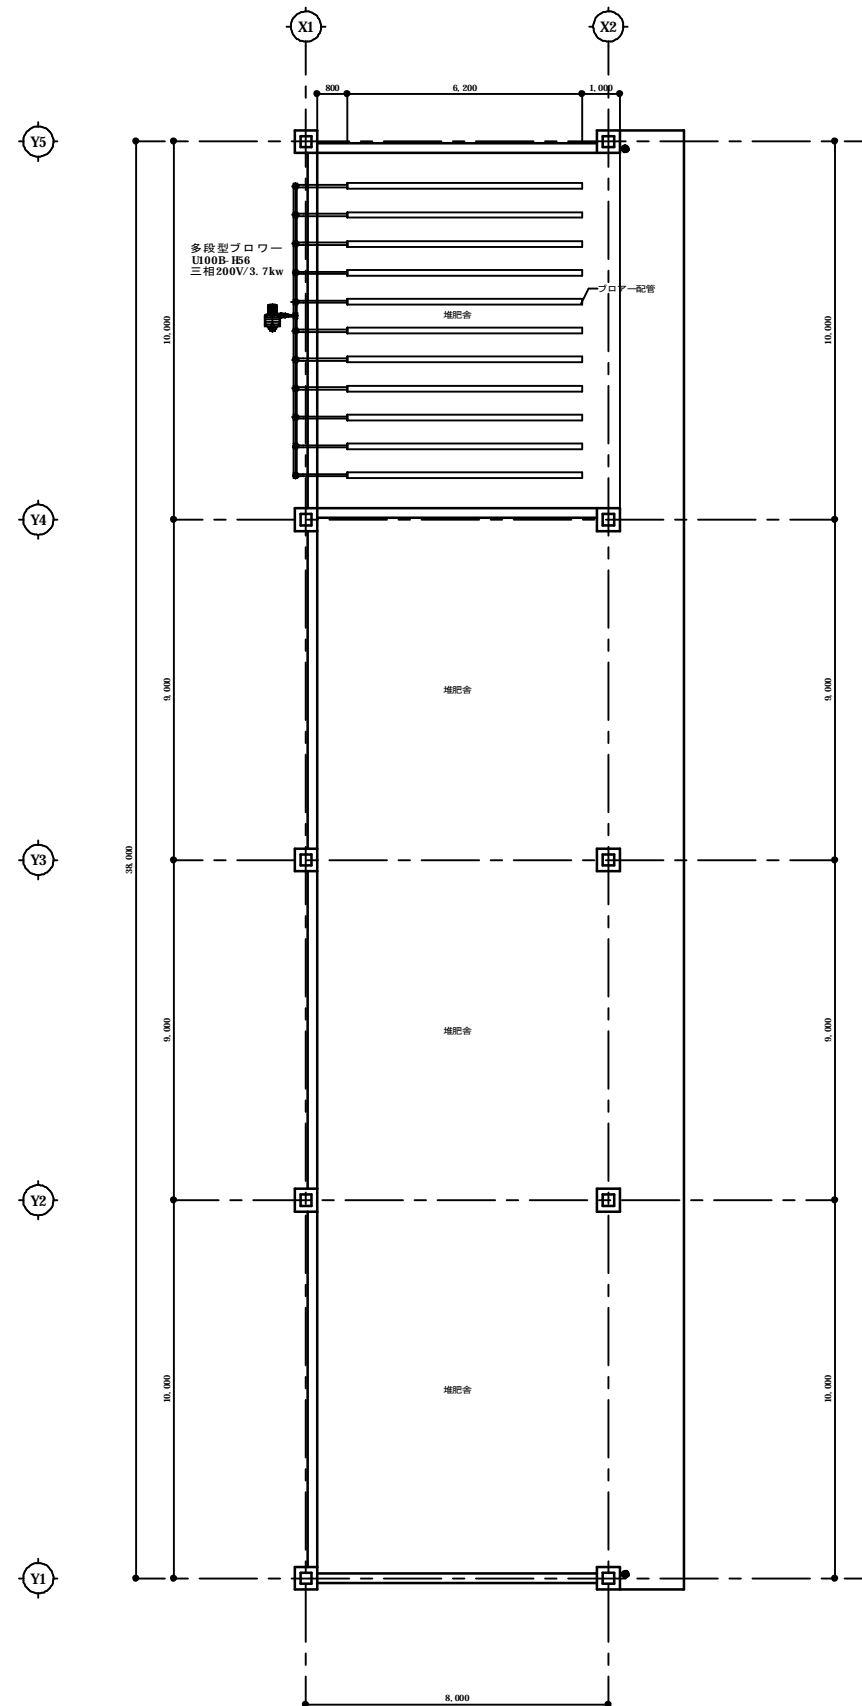

平面図 S=1/100

● 消火器10型(スタンド付)2ヶ所設置 位置を示す。

特記事項					

**株式会社 西野設計**

一級建築士登録 第189570号  
 事務所 鹿児島県出水市大野原町272番地 郵便番号899-0216  
 TEL 0996-63-3016 FAX 0996-62-4029

日付	平成30年6月15日	工事名	矢岳第2牧場肥育舎新築工事
図面		図名	消火器設備図 (A・Bタイプ)

図番	M-09
縮尺	A1 S-1/100
縮尺	R A3 S-1/200